
 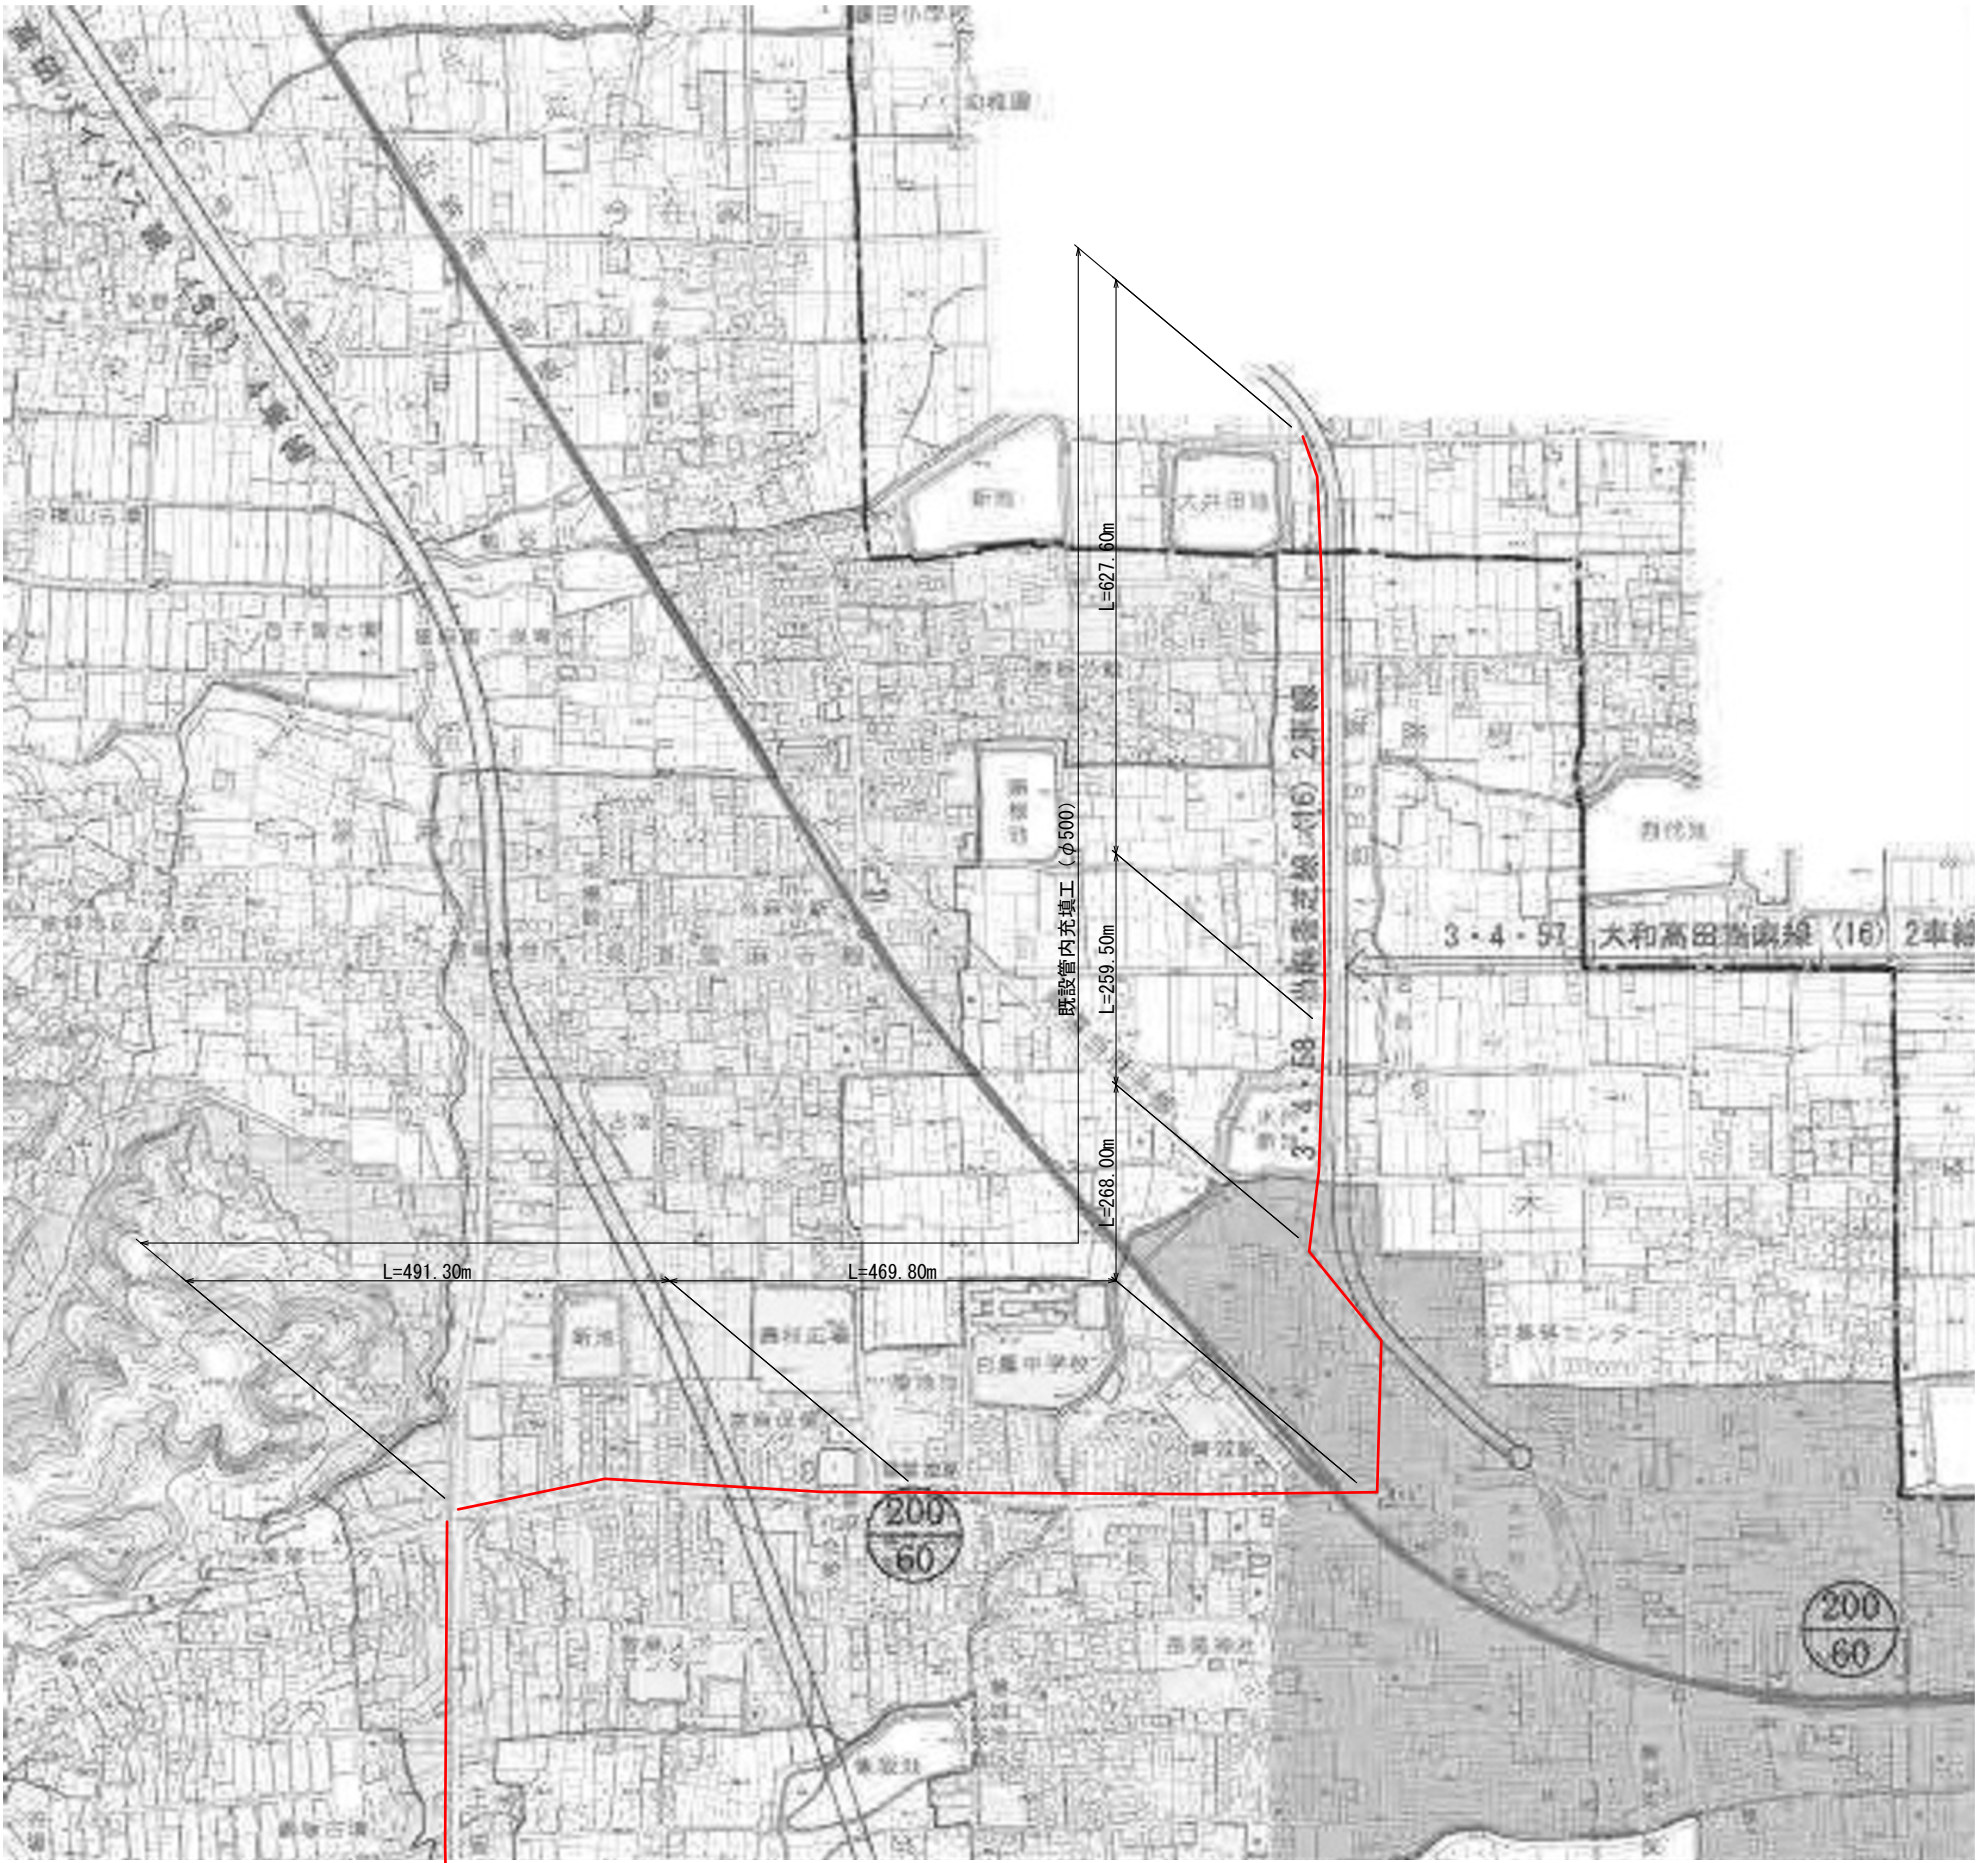


既設管内充填工平面図（1） S=1:4000



事業名及び施設名				
年度	令和年度	工事名	北葛線第1工区更新事業	
工事場所		葛城市當麻～香芝市良福寺 地内		
図名		既設管内充填工平面図（1）		
図面番号	57	縮尺	1:4000	
	68			
事業主体		奈良県広域水道企業団		